



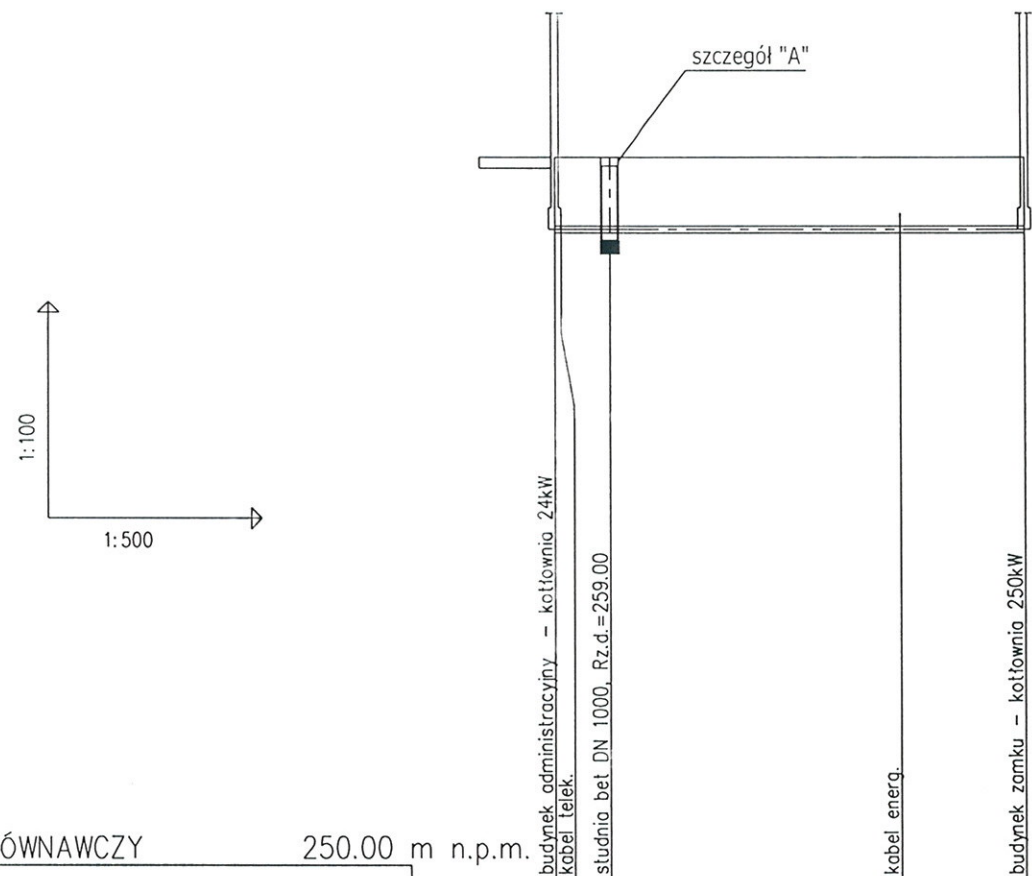

POZIOM PORÓWNAWCZY	250.00 m n.p.m.			
RZĘDNA TERENU ISTN.	260.00	260.00		
RZĘDNA OSI GAZOCIĄGU	259.00	259.00	259.00	
NAZIOM	0.95	0.95		0.95
ZAGŁĘBIENIE OSI GAZOCIĄGU	1.00	1.00		1.00
SPADKI, DŁUGOŚCI			0 ‰ 32.70m	
ŚREDNICA, MATERIAŁ		stal DN 80	PE D90 L=28.80m	
ODLEGŁOŚCI	0.00	3.90	28.80	32.70
HEKTOMETRY	BG1	S		BG2

SZCZEGÓŁ "A" STUDZIENKA z elektrozaporem i zaworem odcinającym

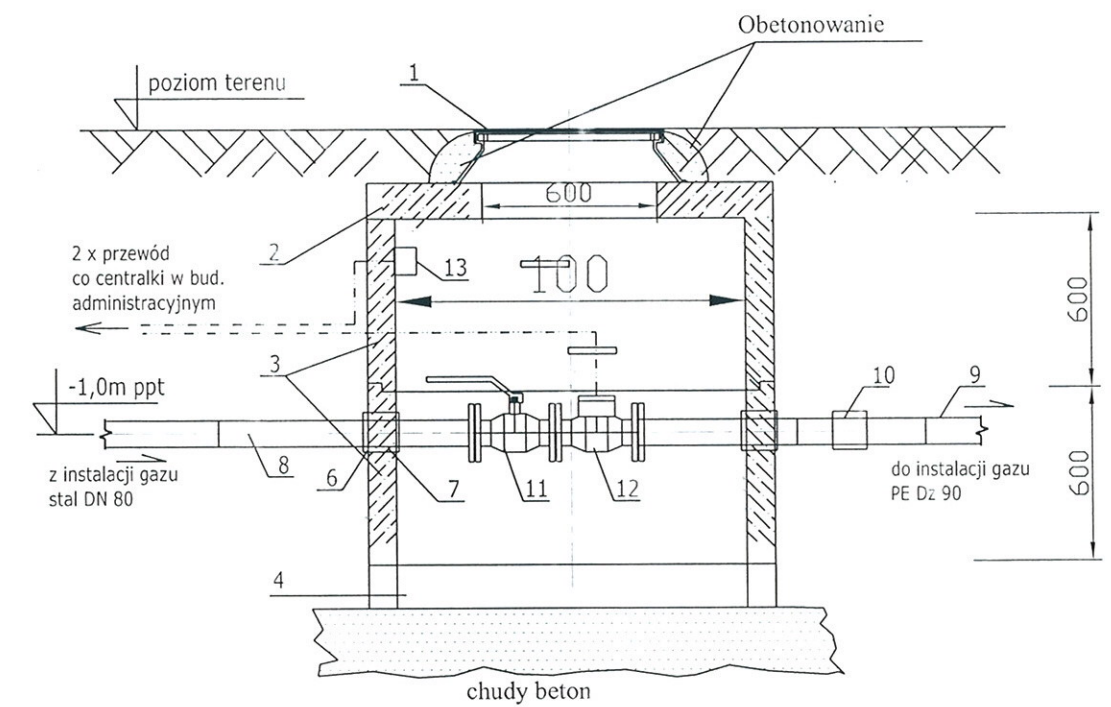

LEGENDA:

- studnia wodomierzowa DN 1000 betonowa
- pokrywa włazowa 1200 / 150mm z otworem DN 600
- krąg betonowy 1000 / 600 mm
- płyta denna 1200 / 150mm
- stopnie żeliwne złączowe
- otwór w kręgu 80mm
- uszczelnienie betonem
- przewód gazu stal DN 80
- przewód gazu PE100 Dz 90 SDR 11
- złącze PE / stal Dz 90 / DN 80
- zasuwa kołnierzysta do gazu DN 80
- elektrozawór kołn. DN 80
- czujnik metanu

UWAGA:

- W zależności od potrzeb zagłębienie studzienki regulować poprzez użycie kręgów betonowych o wys. 600 lub 300 mm.
- Rzędne terenu wg planu zagospodarowania terenu (rys. nr 1) lub profilu przyłącza

USŁUGI INSTALACYJNO - MONTAŻOWE HATLAPA inż. HATLAPA PAWEŁ 44-180 Toszek, ul. Ludowa 19		
Inwestor: Centrum Kultury "Zamek w Toszku" ul. Zamkowa 10 44-180 Toszek	Tytuł opracowania: Budowa kotłowni gazowej o mocy 2x125kW w miejscu istniejącej kotłowni olejowej w budynku zamku oraz zabudowy kotła gazowego 2-funkcyjnego o mocy 24kW w budynku administracyjnym wraz z instalacją gazową na terenie Centrum Kultury "Zamek w Toszku" w Toszku przy ul. Zamkowej 10 (dz nr 26)	Branża: sanitarna Skala: 1:500 Data: 08/2016
Nazwa rysunku: Profil podłużny instalacji ziemnej gazu		
Projektował: mgr inż. Marcin Korczala	Nr upraw. SLK/0006/POOS/03	Podpis: [Signature]
Sprawił: inż. Leonard Kusz	Nr upraw. 1649/94 i 74/80	Podpis: [Signature]
Faza: PB		Nr rysunku: 02