


RZUT PODDASZA

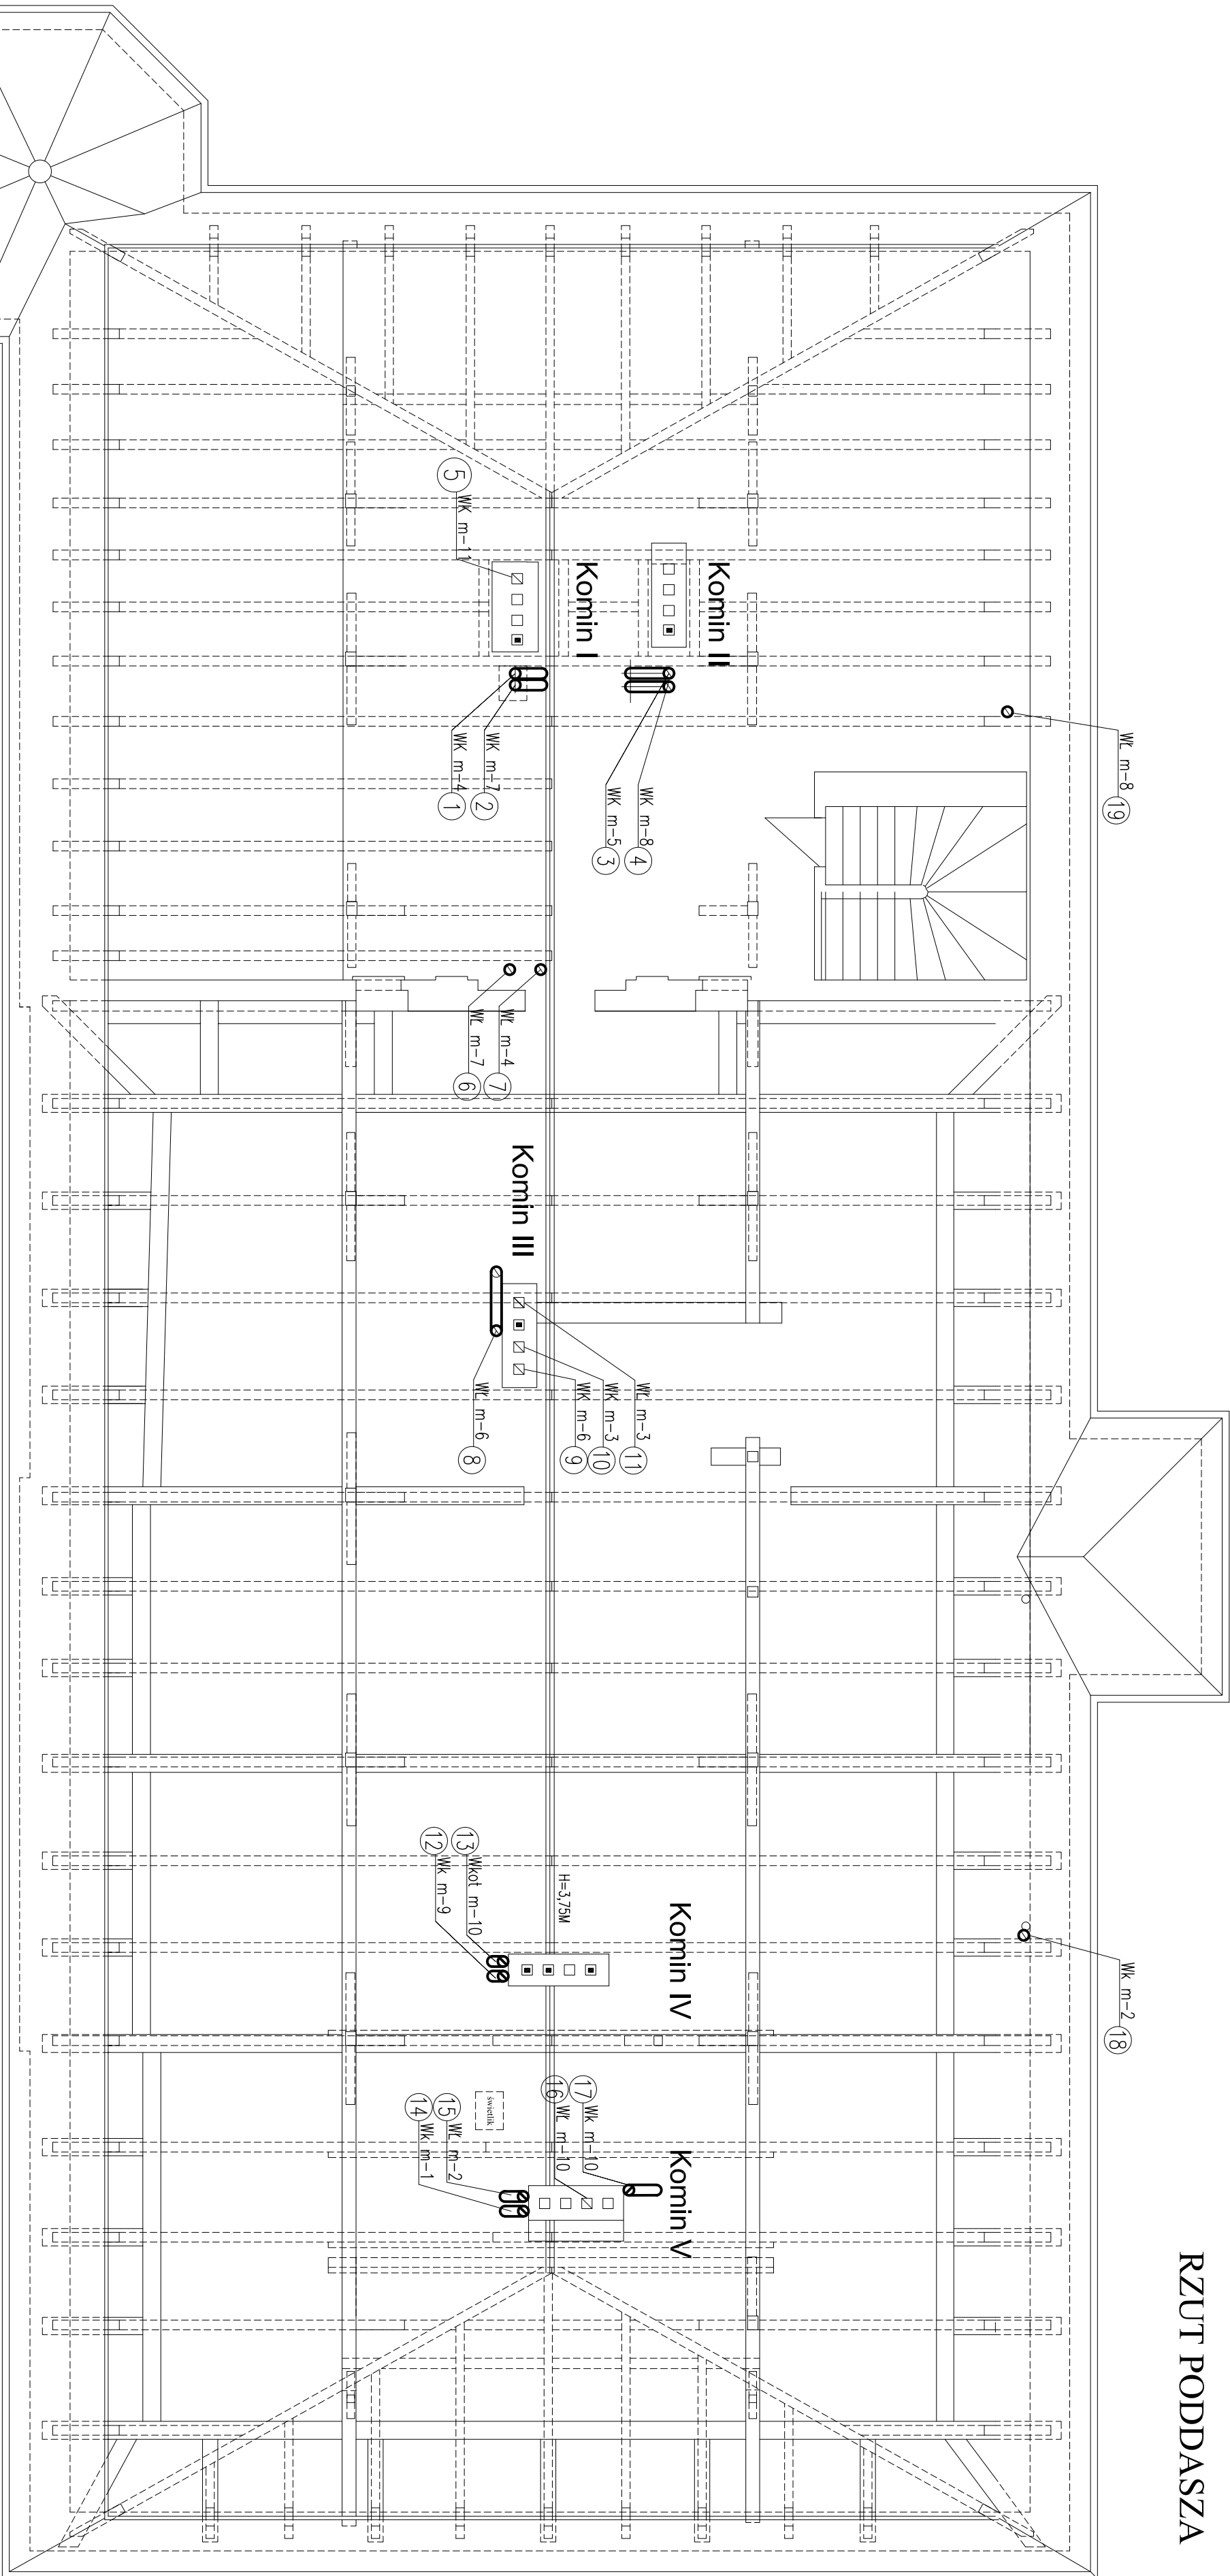

OZNACZENIA:

- WK — Wentylacja kuchni  
WL — Wentylacja łazienki  
WU — Wentylacja ubikacji.  
KW — Kuchnia węglowa  
PZ — Piec zimowy  
Kc.o. — Kocioł węglowy etażowej instalacji c.o.

JEDNOSTKA PROJEKTOWA: <b>MAXI - PROJEKT</b> Pracownia Projektowa Aleksandra Straszak Chorzów ul. F. Wajsniana 3/12		TEMAT: <b>PROJEKT BUDOWLANY UPRZĄDKOWANIA I DOBUDOWY PRZEWODÓW WENTYLACYJNYCH W WIELORODZINNYM BUDYNKU MIESZKALNYM PRZY UL. STRZELCECKIEJ 23 W TOSZKU</b>	
BRANŻA INSTALACYJNA		LOKALIZACJA  Toszek ul. Strzelcecka 23 działka nr 191/11	
INWESTOR  Gminia Toszek, 44 - 180 Toszek ul. Bolesława Chrobrego 2			
PROJEKTOWAŁ mgr inż. Z. NOSIĄDEK	NR UPRAWNIENIEN 111/81 sp. inż.-inż.	PODPIS	DATA 06.2017
SPRAWDZIŁ -	NR UPRAWNIENIEN -	PODPIS -	NR PROJEKTU -
NAZWA RYSUNKU <b>DOBUDOWA PRZEWODÓW WENTYLACYJNYCH</b>		SKALA 1:75	NR RYSUNKU 04