



PRZEKRÓJ ODWODNIENIA ACO
skala 1:50

STUDNIA DRENARSKA

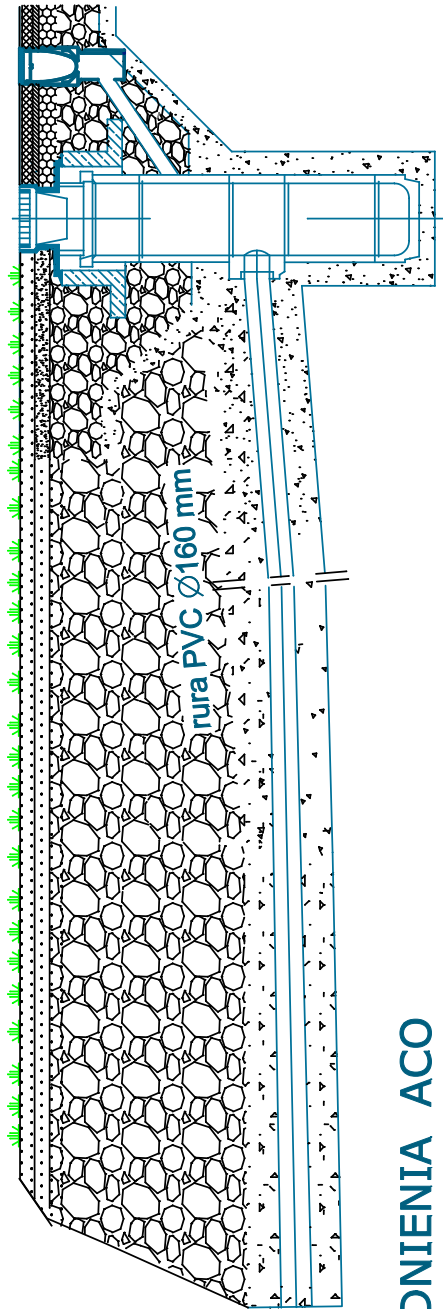

SZCZEGÓŁ ODWODNIENIA ACO

Korytko ACO Multiline

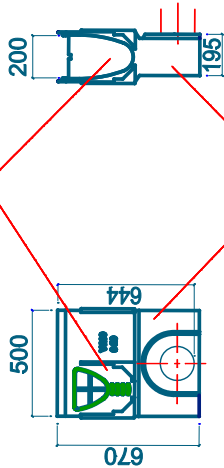

Skrzynka ACO Multiline

D-2		PRZEKRÓJ ODWODNIENIA ACO	BRANŻA
FAZA			WOD-KAN
TEMAT		Projekt budowlano-wykonawczy	
ADRES		Budowa zespołu boisk wielofunkcyjnych - "Moje boisko ORLIK 2012" 44-180 Toszek działka nr 820/183, 821/183, 905/191.	
INWESTOR		GINA TOSZEK 44-180 Toszek ul. Bolesława Chrobrego 2	
	IMIĘ I NAZWISKO	NR UPR.	PODPIS
PROJEKTOWAŁ	inż. Zdzisław Dąbrowski	271 / 80	
SPRAWDZIŁ	mgr inż. Paweł Psiuk	556 / 84	
44-194 Knurów ul. Kapelanów Wojskowych 1b/1			SKALA 1:50
			DATA 02.012
			studio-sport87@tlen.pl tel. fax (32) 2350904

"DOMBUD"