


INSTALACJA ELEKTRYCZNA  
RZUT BOISKA  
1:150

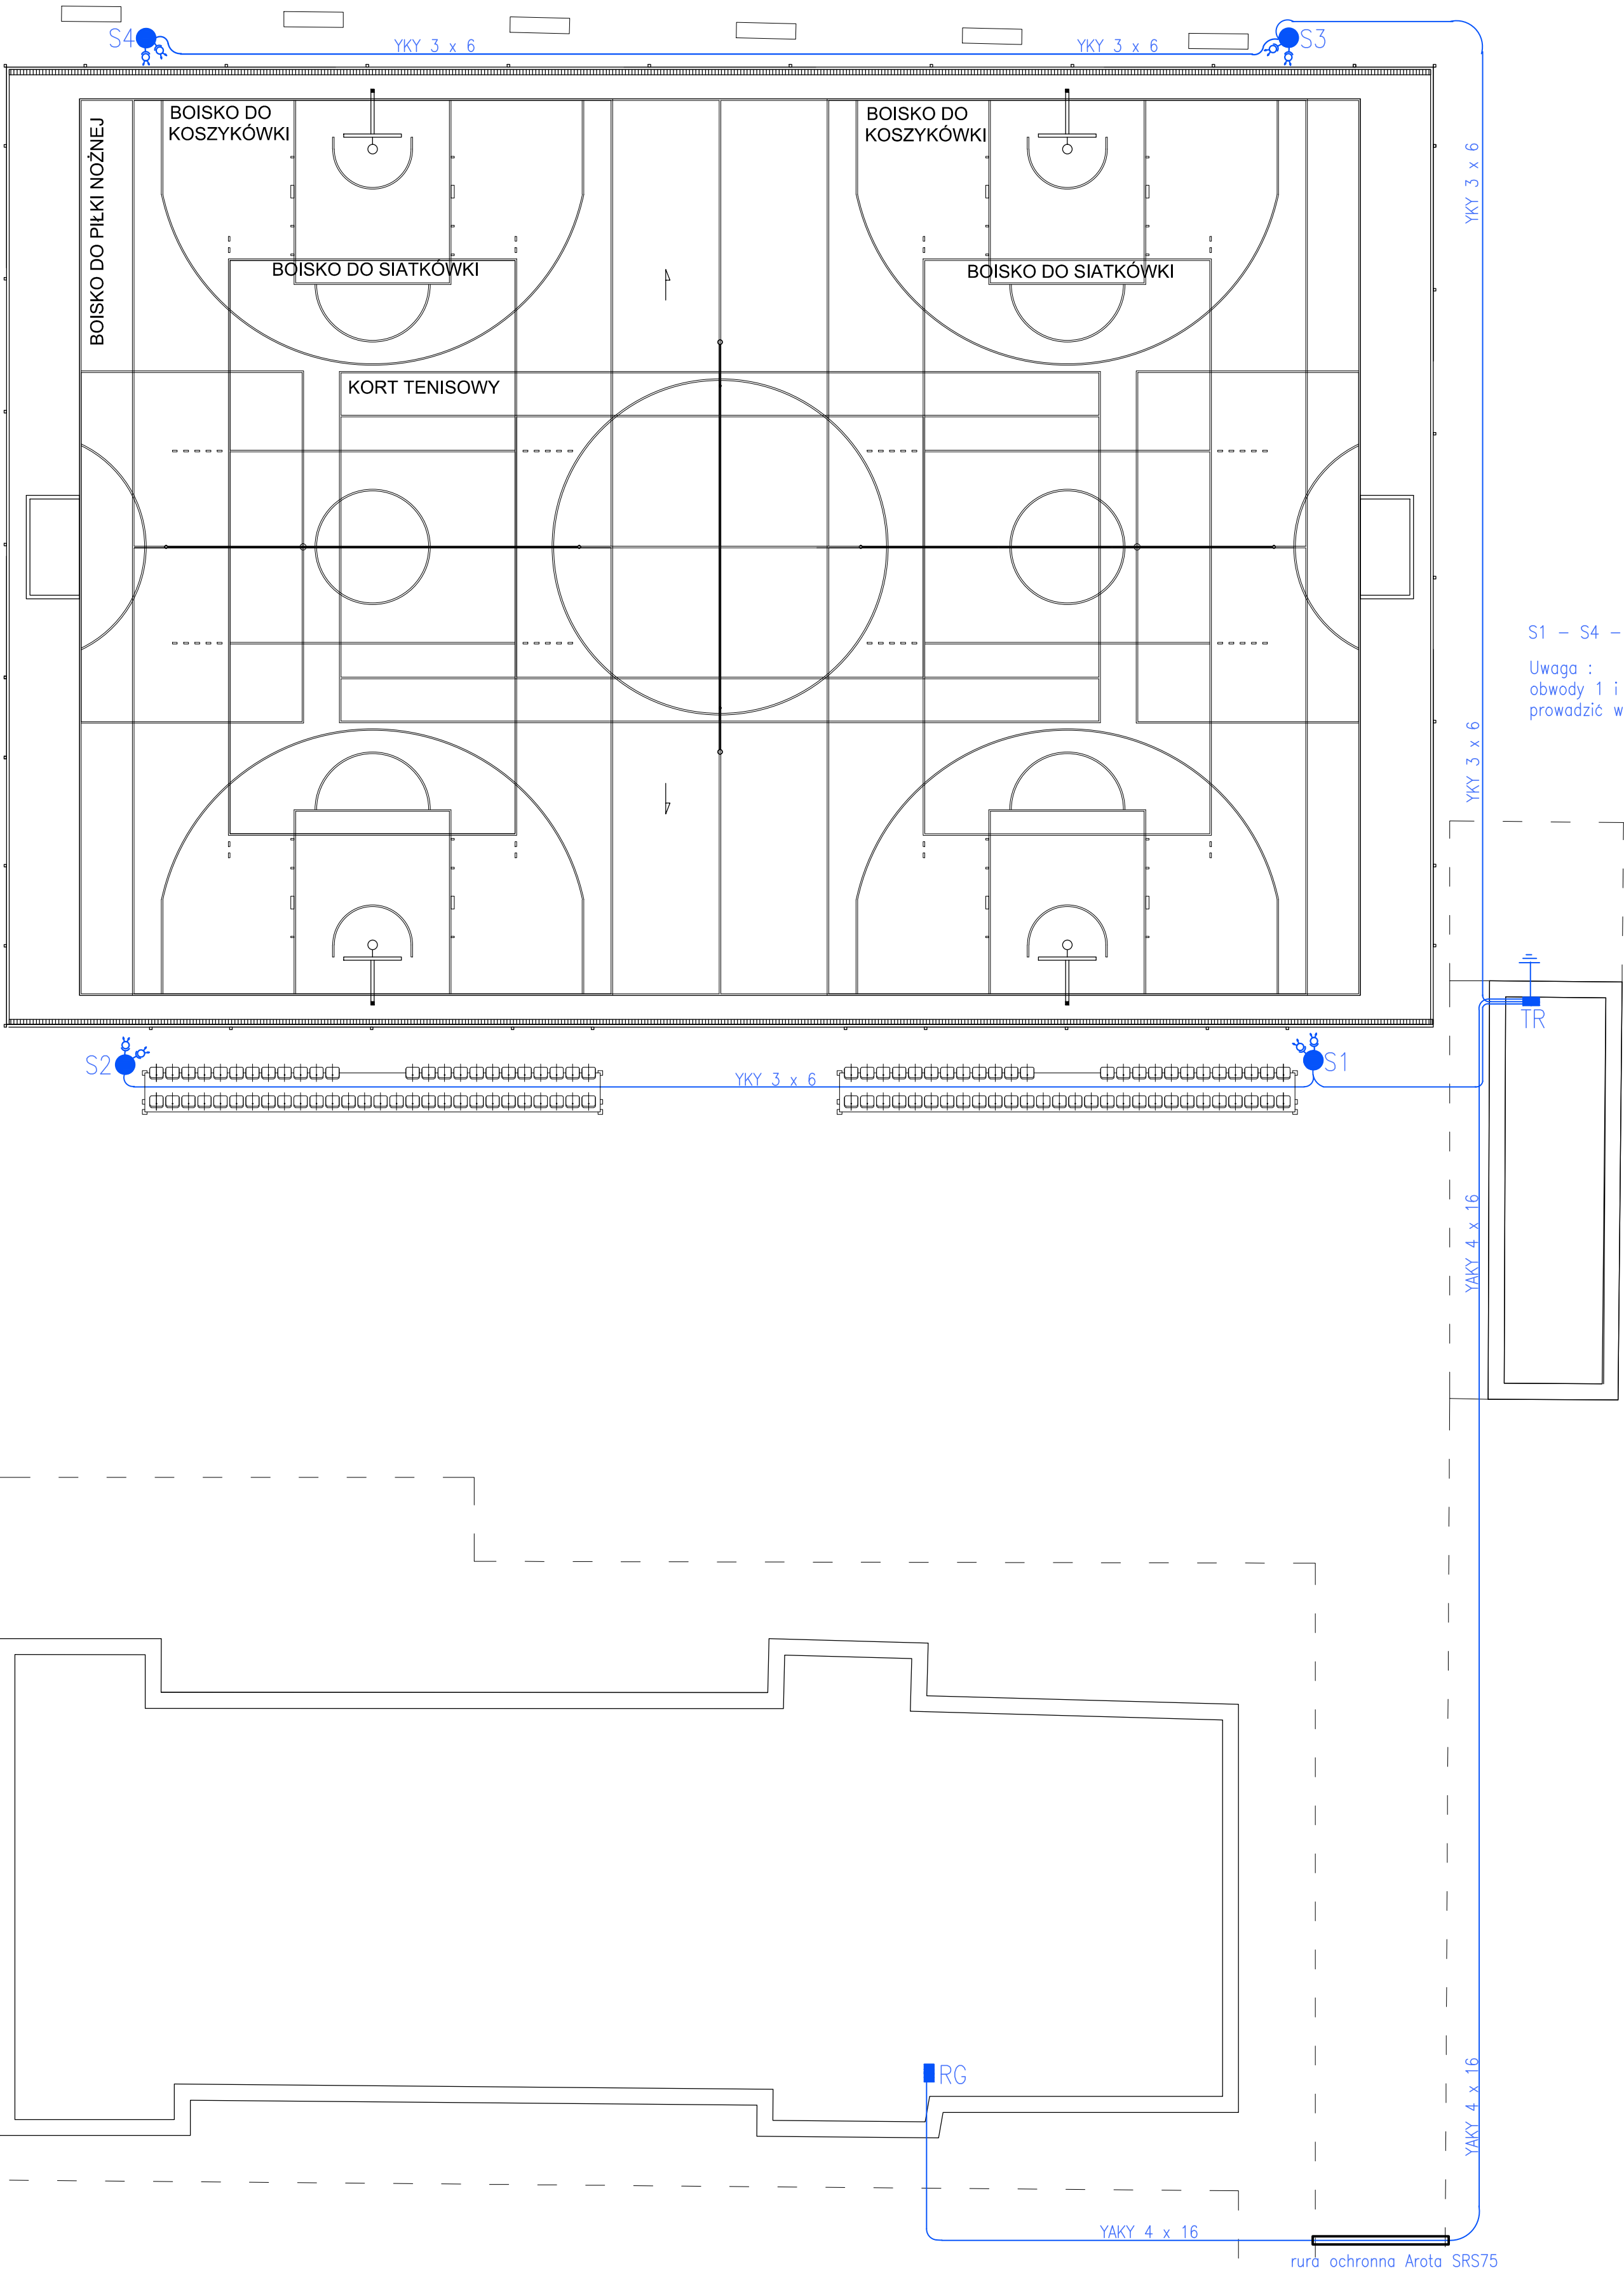

		"ERDOM" BIURO PROJEKTÓW I NADZORU BUDOWLANEGO	
47-100 STRZELCE OP. GRUNWALDZKA 2/10		tel. 512-215-304	
www.ERDOM.eu		www.ERDOM.eu	
ZAMAWIĄCY/CLIENT	GMINA TOSZEK, UL. B. CHROBREGO 2, 44-180 TOSZEK		
OBIEKT/OBJECT	BOISKÓ WIELOFUNKCYJNE		
FAZA/PHASE	ZOŁOŻENIE	SKALA/SCALE: 1:150	WSZELKIE PRAWA ZASTRZEŻONE ALL RIGHTS RESERVED
OPRACOWAŁ:	R. HETMAŃCZYK 294/92/OP	NR. UPR.	PODPIS
OPRACOWAŁA:			
WERYFIKOWAŁ:			
DATA:	MARZEC 2018	NUMER RYSUNKU:	E-01
		BRANŻA:	ELEKTRYCZNA
			REWIZJA
			--