


Projekt - parter, poziom - 0,15m, skala 1:50

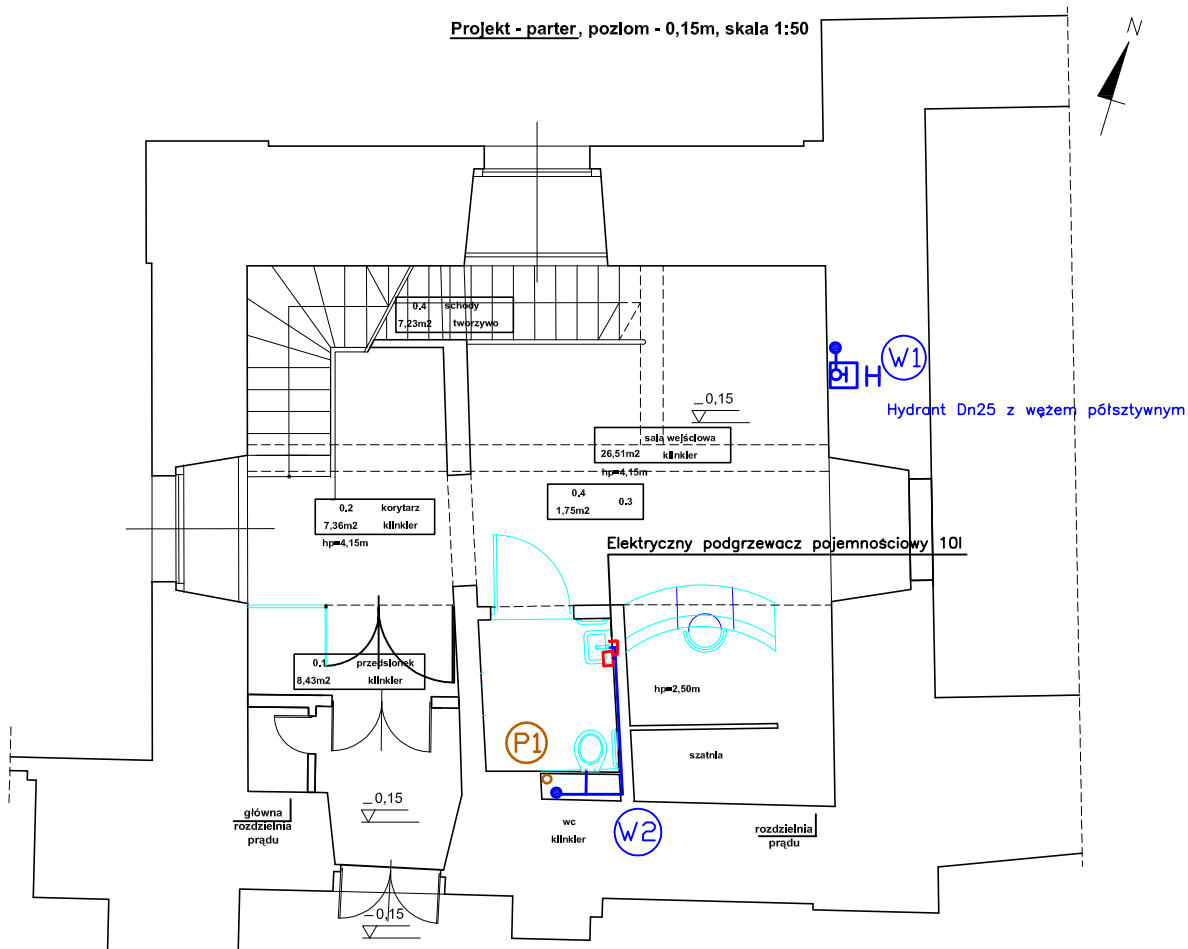

LEGENDA

- - woda zimna
- - woda ciepła
- → - kanalizacja ścieki bytowe
- (W1) - pion instalacji hydrantowej
- (W2) - pion wody zimnej
- (P1) - pion instalacji kanalizacyjnej

	IMIĘ I NAZWISKO				
	projektant	mgr inż. W. Foltman	SLK/2043/PQDS/08	DATA	VIII. 2013r.
	opracował	mgr inż. M. Foltman-Chwast		BRANŻA	inst.
				SKALA	1:100
OBIEKT	Budynek wieży Zamku w Toszku				
INWESTOR	Centrum Kultury "Zamek w Toszku", ul. Zamkowa 10, 44-180 Toszek				
TEMAT	"Rewitalizacja Gotyckiej Wieży Zamkowej z przeznaczeniem na Centrum Ekspozycji Historycznych Zamek w Toszku oraz rewitalizacja budynku stajni wraz z zagospodarowaniem otoczenia" Odtworzenie instalacji wod-kan i c.o. w Wieży				
NAZWA RYSUNKU	Rzut parteru - Instalacja wod-kan			NR RYS.	2 W