



RZUT DACHU skala 1:50

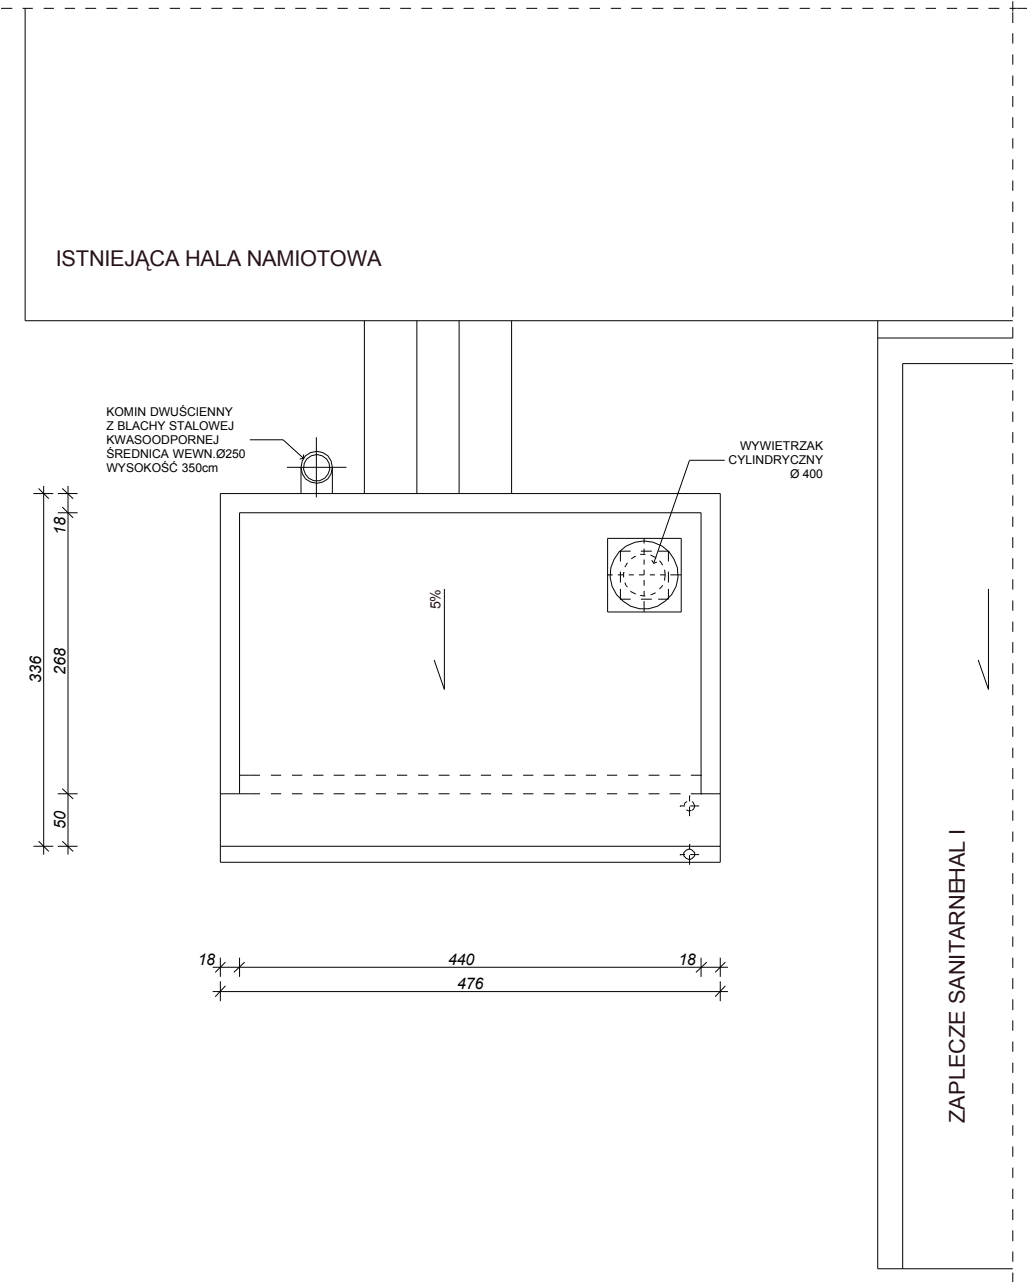

Horyzont Projekt Tomasz Więcek ul. Teatralna 9, pokój 1002, 41-200 Sosnowiec tel. (32) 263 24 03				
OBIEKT:	ALTERNATYWNY SYSTEM OGRZEWANIA HALI SPORTOWEJ TYPU NAMIOTOWEGO PRZY SZKOLE PODSTAWOWEJ W TOSZKU		FAZA:	BUD. WYK.
ADRES:	TOSZEK, ul. WILKOWICKA 2, dz. nr 820/183; 821/183		DATA:	06.2014
INWESTOR:	GMINA TOSZEK z siedzibą w Urzędzie Miejskim w TOSZKU, ul. B. CHROBREGO		SKALA:	1:50
TEMAT:	PROJEKT BUDOWLANY POMIESZCZENIE NAGRZEWNICY - RZUT DACHU		NR RYS.	3
NAZWA RYSUNKU:				
PROJEKTOWAŁ:	mgr inż. arch. Elżbieta GRUSZCZYŃSKA	UPRAWN.	373/85	SPECJ. ARCH.
PROJEKTOWAŁ:	mgr inż. arch. Barbara KONIECZNA			
PROJEKTOWAŁ:	mgr inż. Janusz FINDYSZ	UPRAWN.	279/2001	SPECJ. INST. SANIT.